



LOCALIZAÇÃO

Escala 1/500

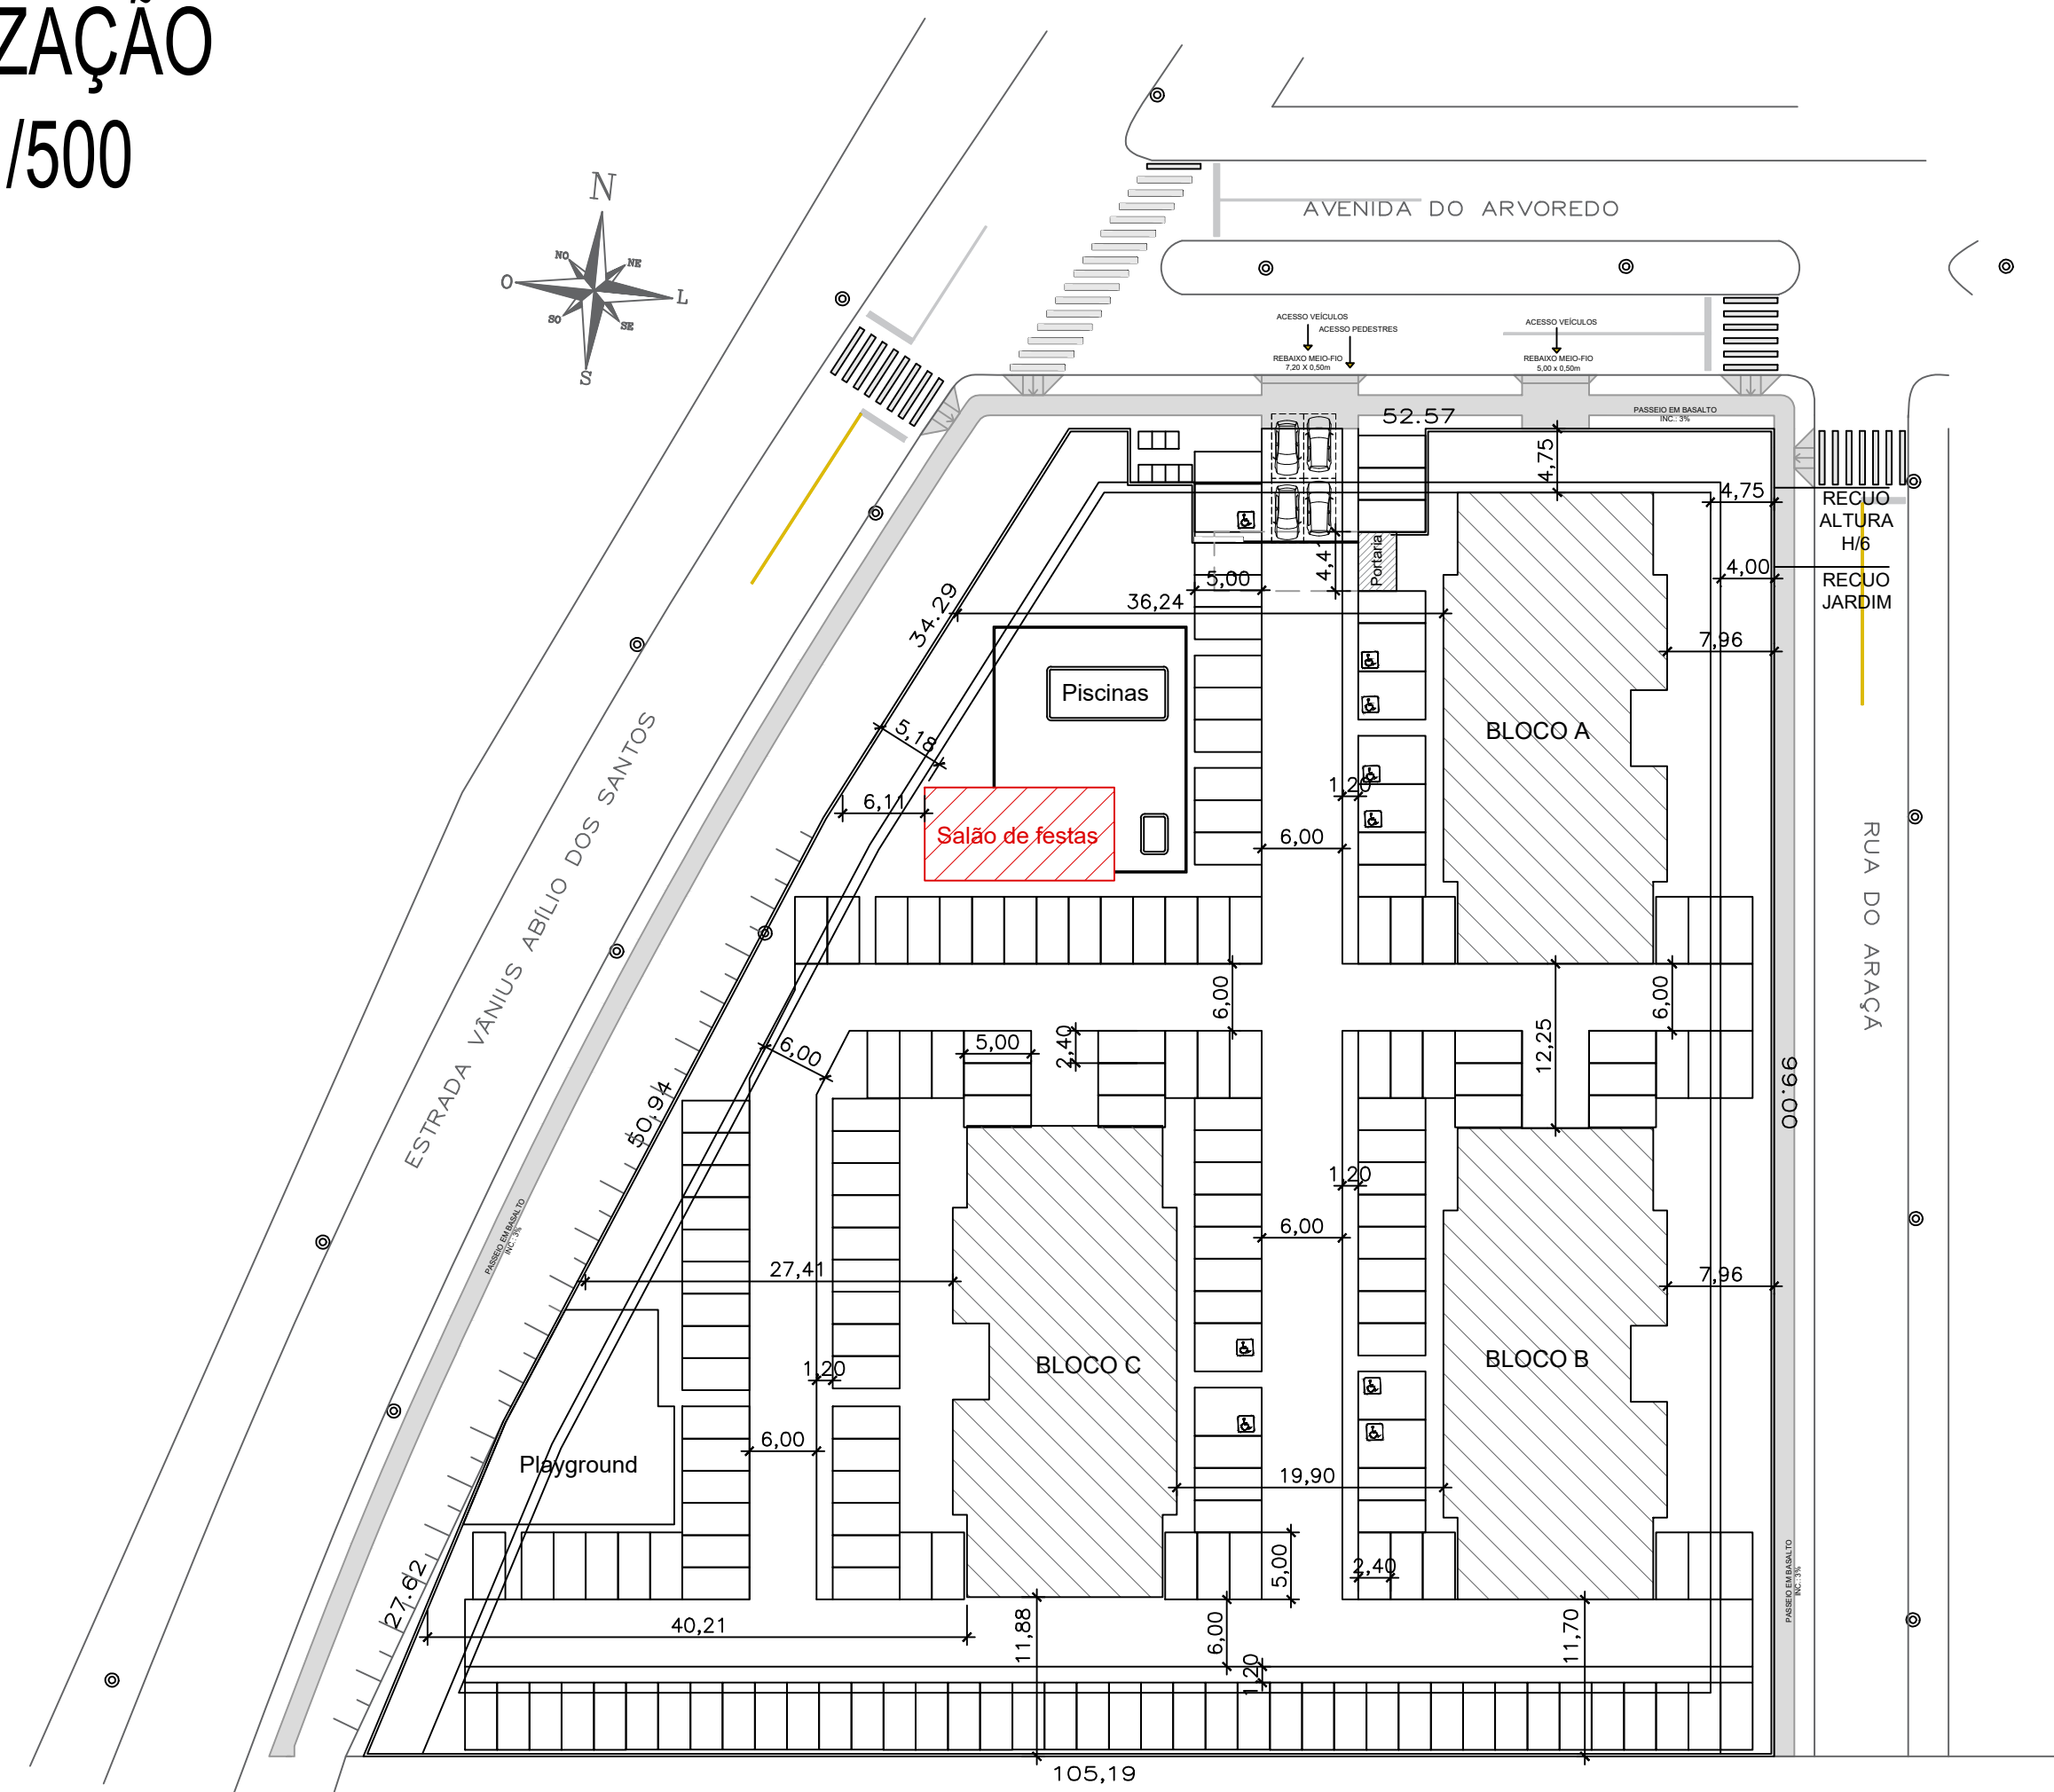

SITUAÇÃO

Escala 1/500

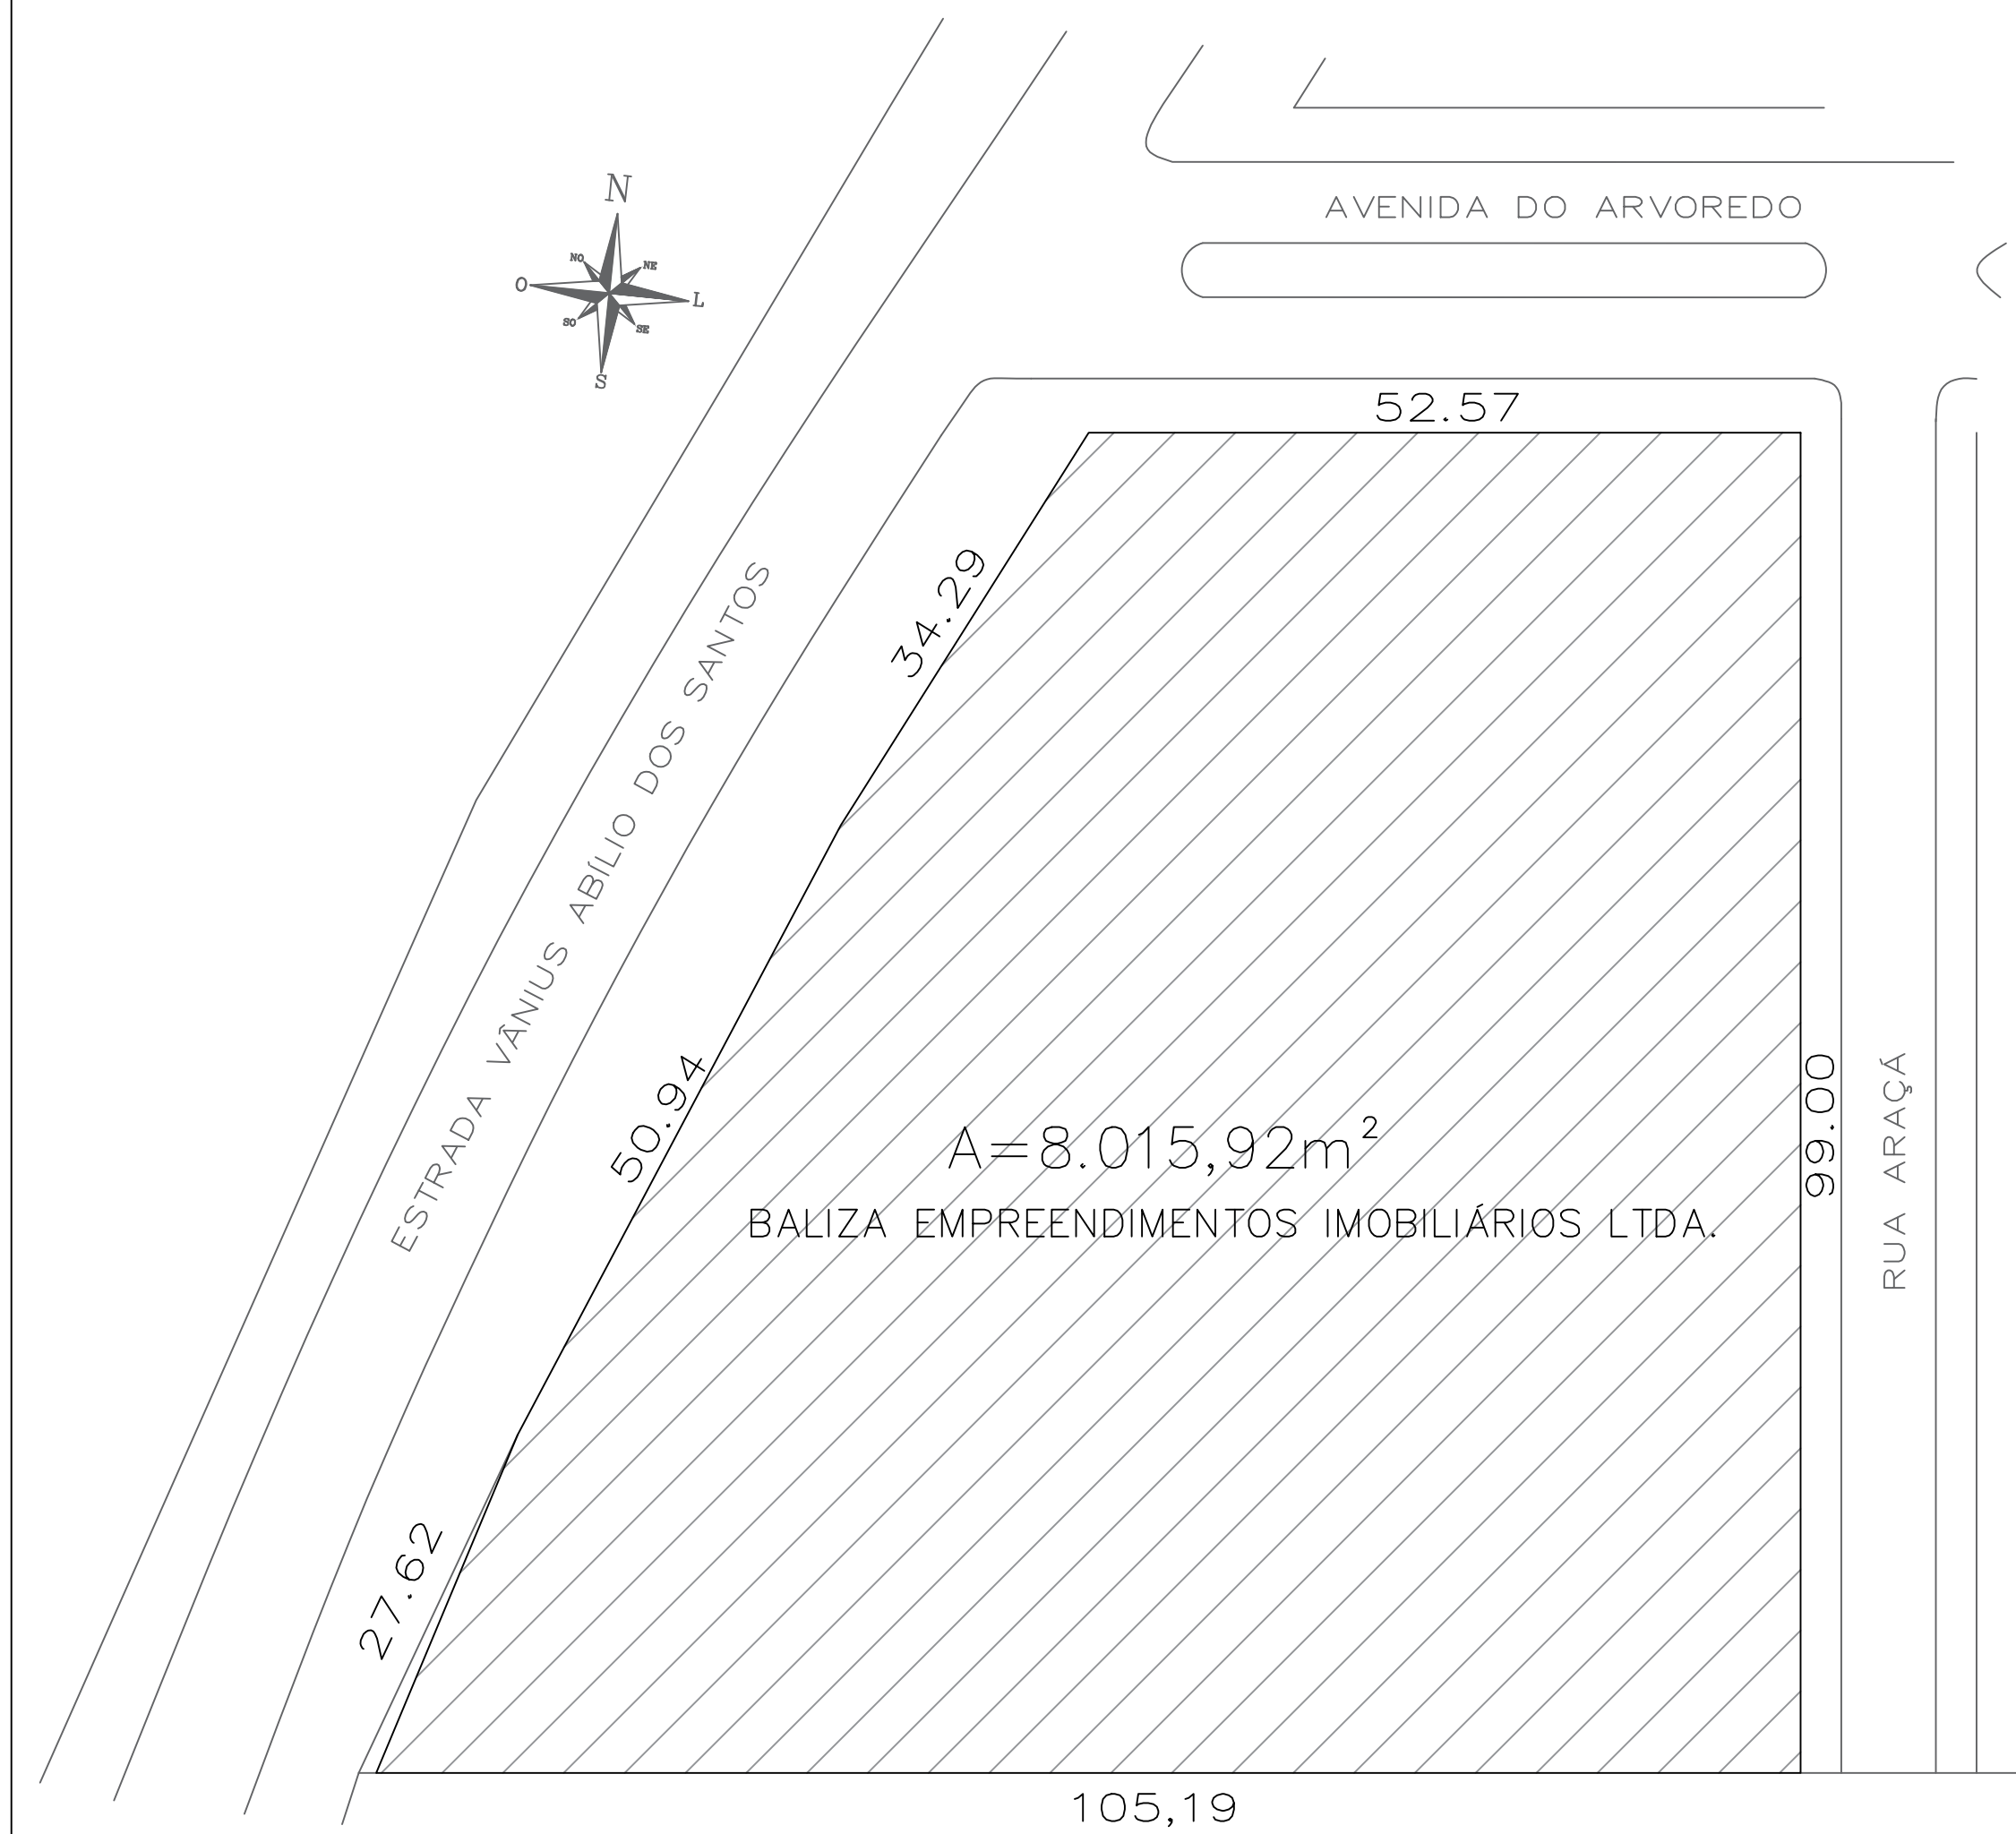

- ACESSO DE VIATURAS**
- PORTICO DE ACESSO DE VIATURAS
- CENTRAL DE GLP**
- CENTRAL DE GLP
- HIDRANTES E MANGOTINHOS**
- DISPOSITIVO DE RECALQUE SIMPLES
 - DISPOSITIVO DE RECALQUE DUPLA
 - HIDRANTE COM UMA SAÍDA
 - HIDRANTE COM DUAS SAÍDAS
 - MANGOTINHO
 - REDE DE HIDRANTES
 - RESERVATÓRIO DE INCÊNDIO


Pág: _____
 Rubricas: _____
 Resp. Téc.: _____
 CBMRS: _____




Rua Rio Curuá, 115, Bairro Arroio da Manteiga – São Leopoldo / RS

Razão Social	Residencial Reserva do Arvoredo Empreendimento Imobiliário SPE LTDA	Área	77,50 m ²
Proprietário / Responsável pelo uso da edificação	Albert Koelln	Escala	1/500
Responsável Técnico	Engenheiro Civil César Augusto Guadagnin Ponciano	CREA - RS	240061
Assunto	PLANO DE PREVENÇÃO E PROTEÇÃO CONTRA INCÊNDIO	Desenho	Nicole Nunes
Especificação	PLANTA DE SITUAÇÃO E LOCALIZAÇÃO SALÃO DE FESTAS	Data	Agosto/2021
Endereço	Av. do Arvoredo, 51 - Santa Cruz, Gravataí/RS	Prancha	P-1


Fone: (51) 3568-4763

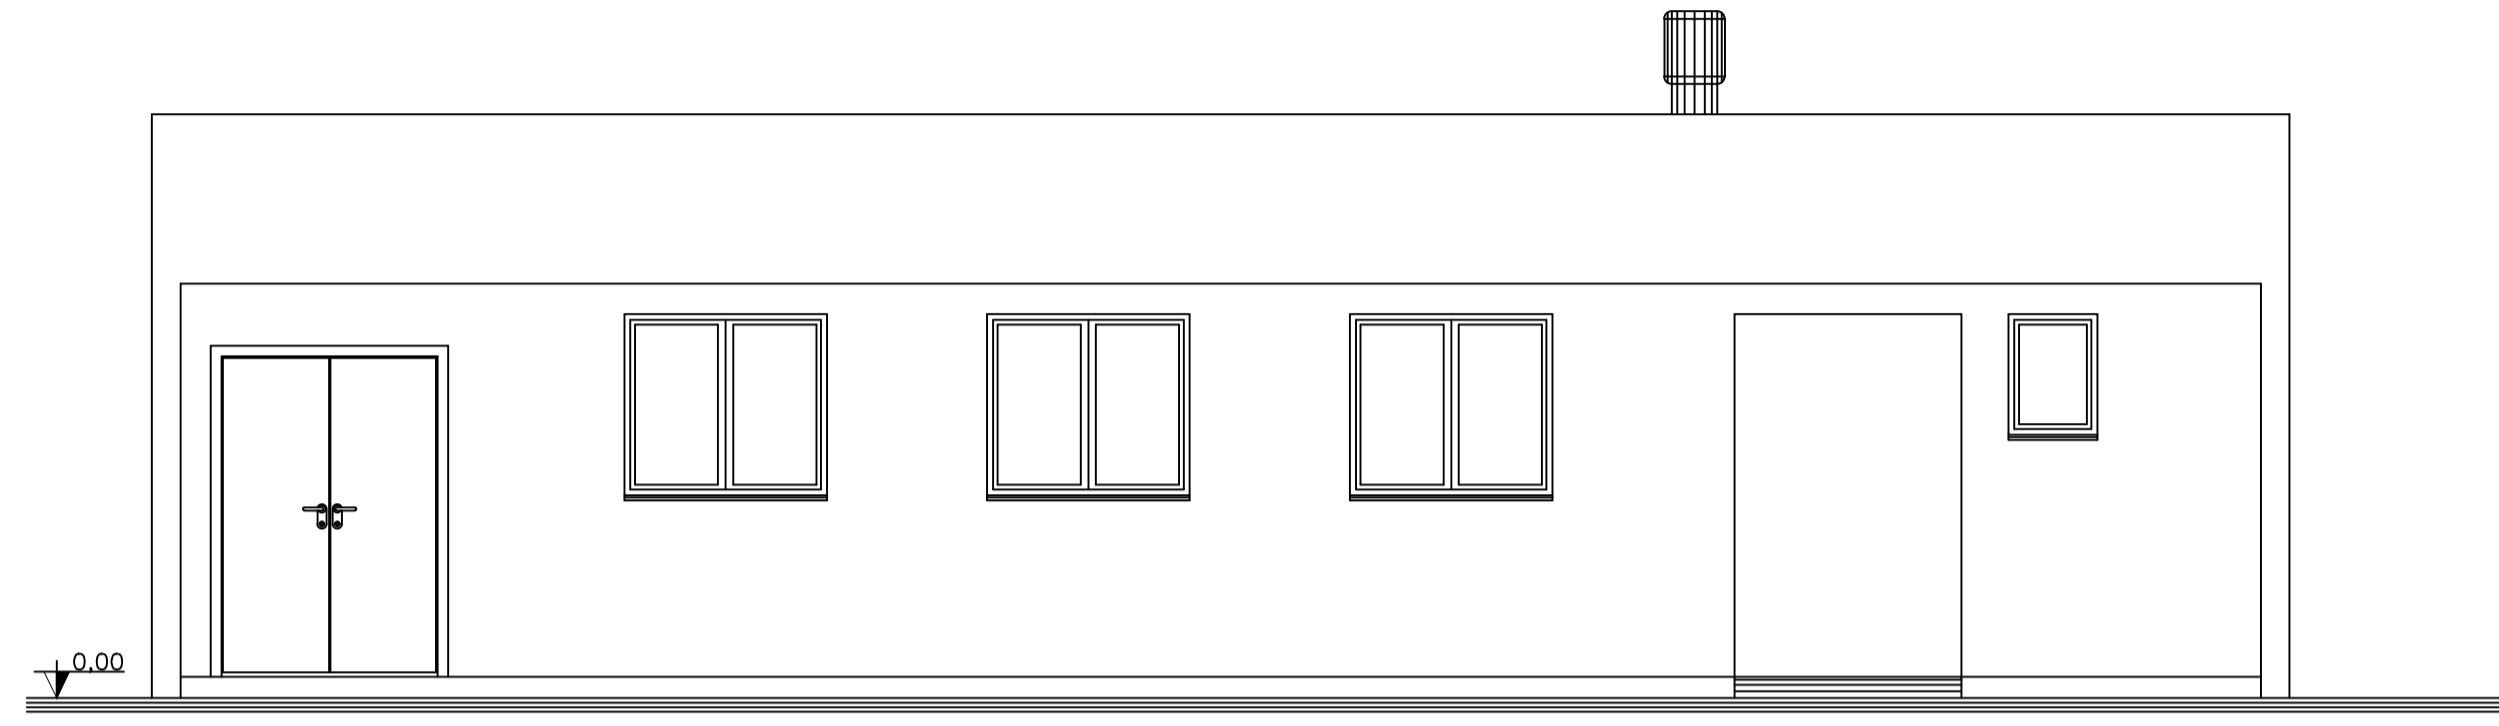


FACHADA
SALÃO DE FESTAS

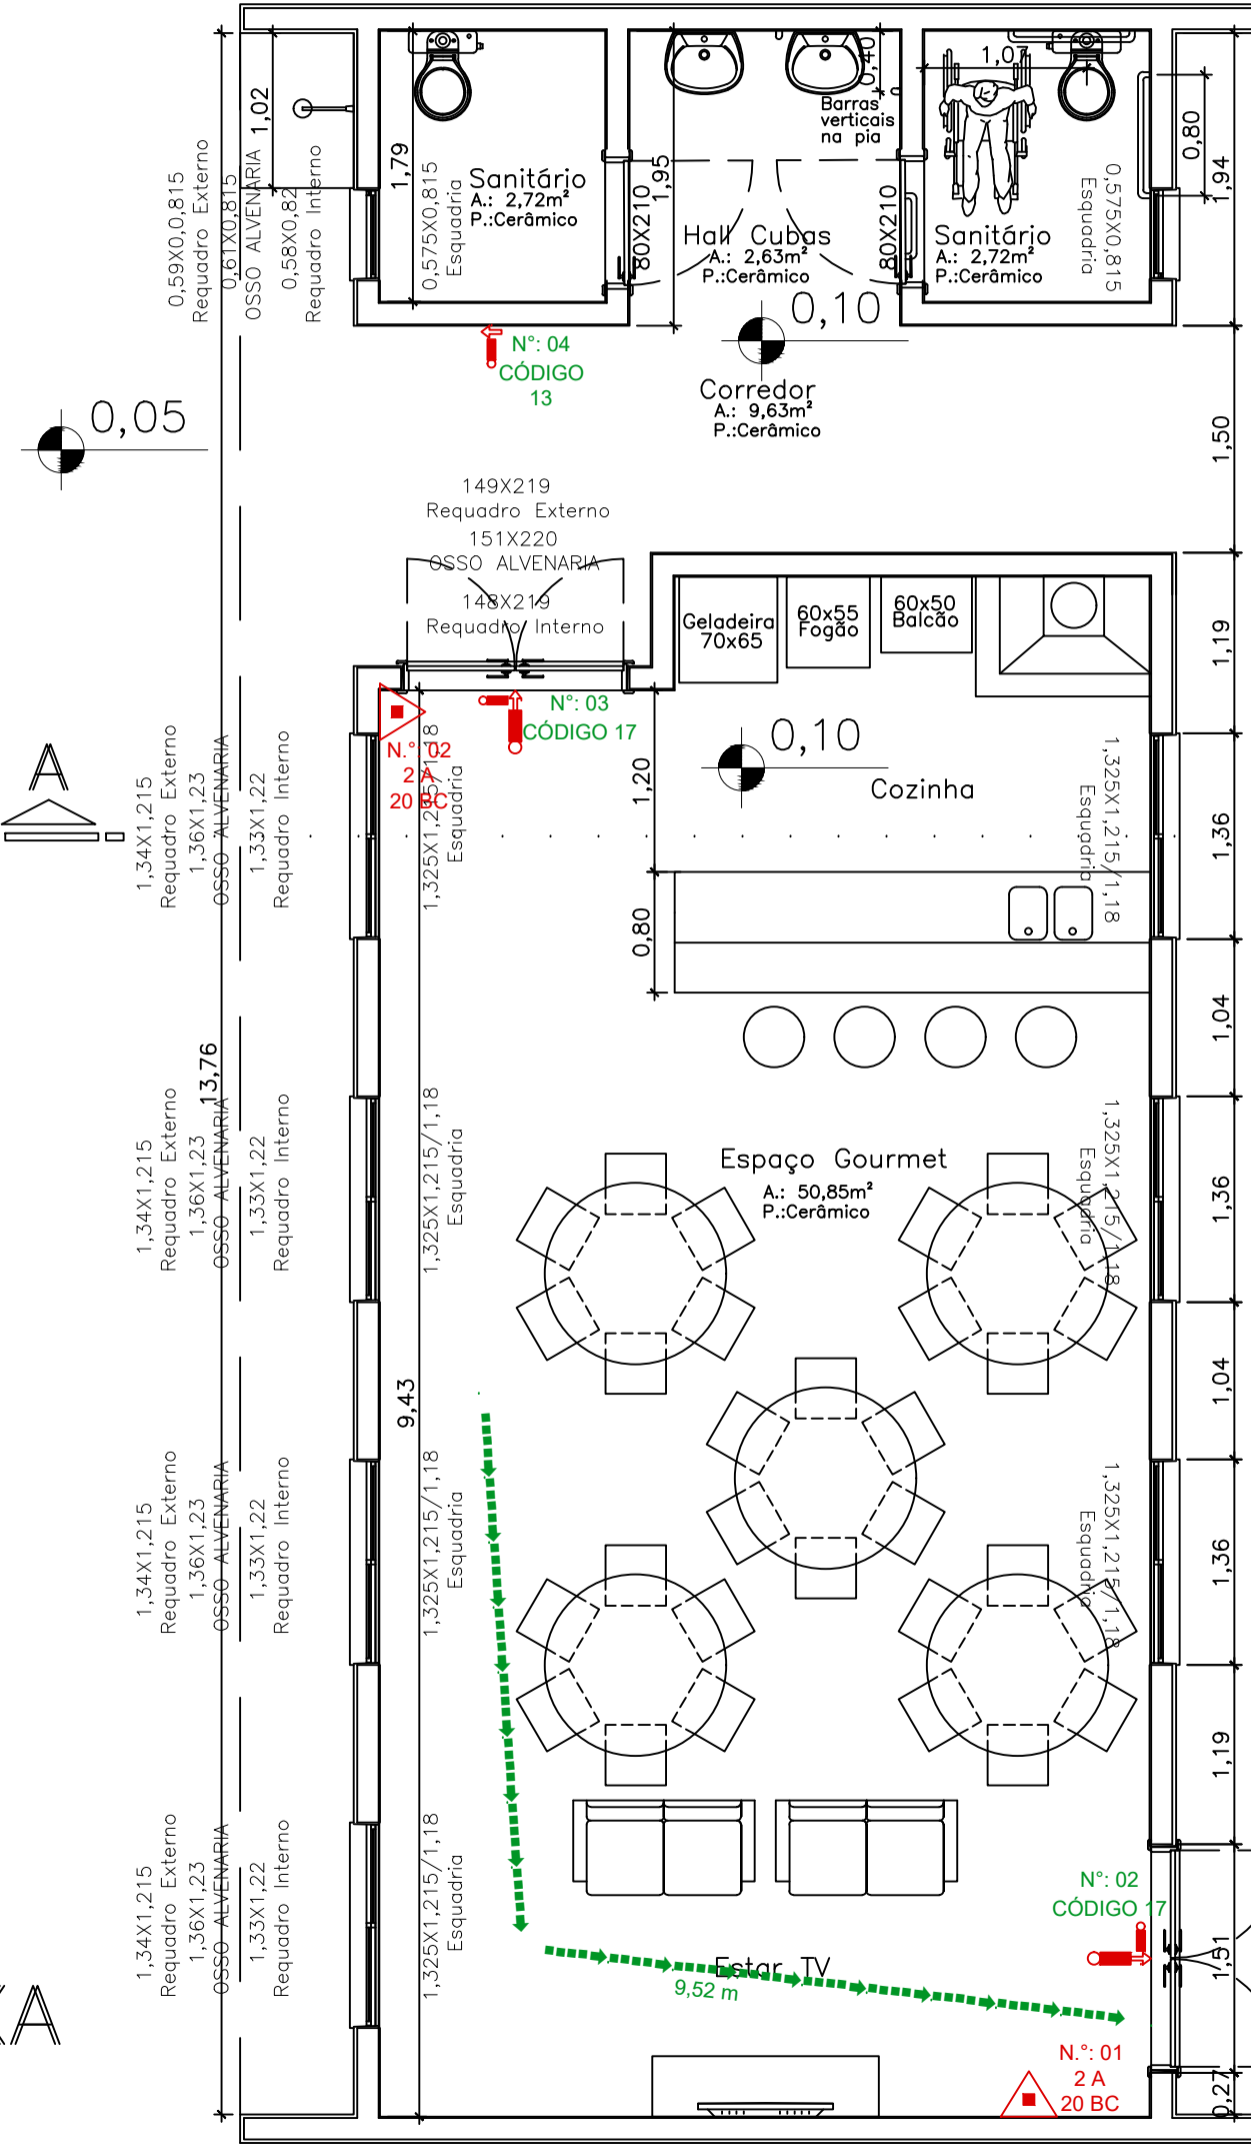


PL. BAIXA
SALÃO DE FESTAS
A.: 77,50m²

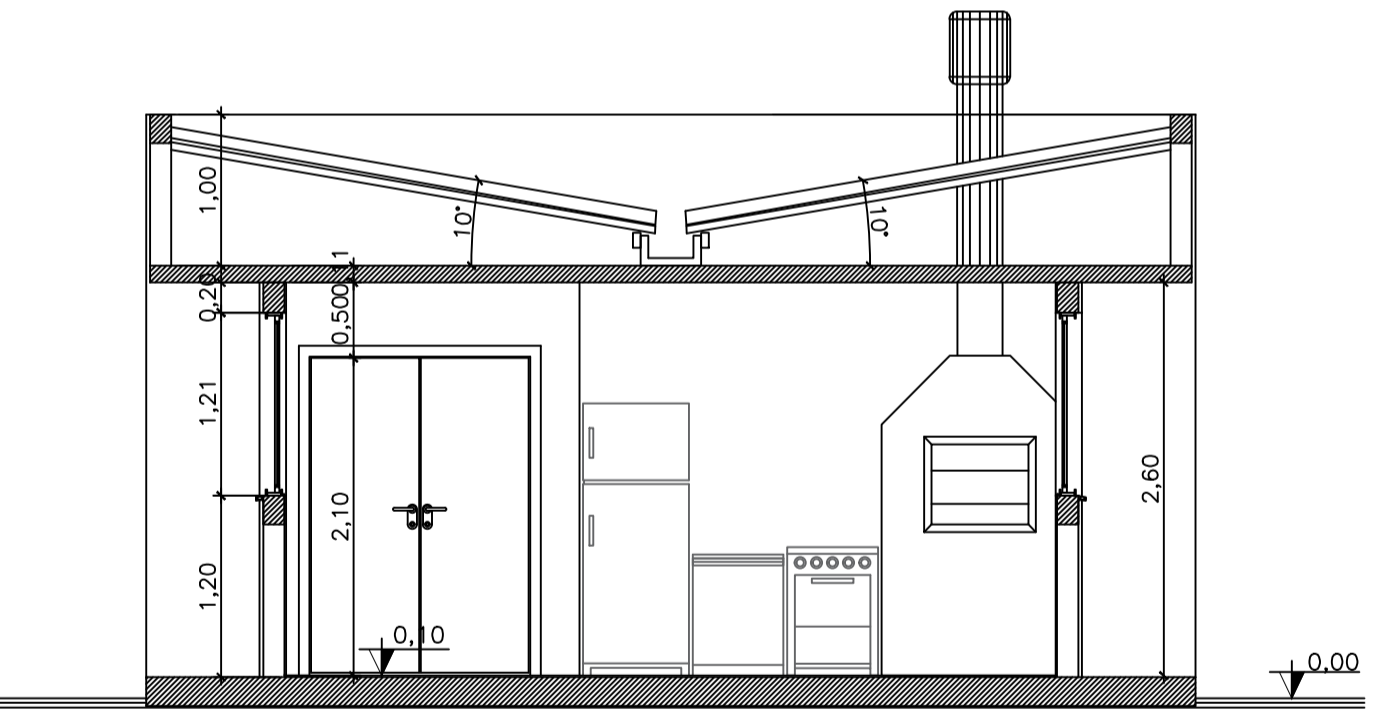


CORTE A-A
SALÃO DE FESTAS

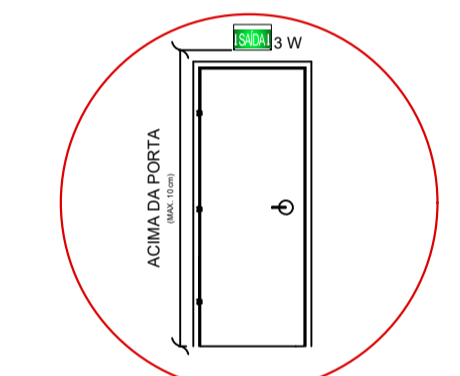


DETALHE SINALIZAÇÃO DE SAÍDA ACIMA DA PORTA (BALIZAMENTO AUTÔNOMO)

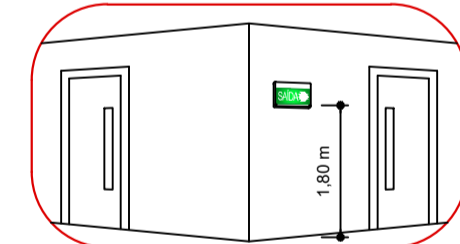

DETALHE SINALIZAÇÃO DE SAÍDA NA PAREDE

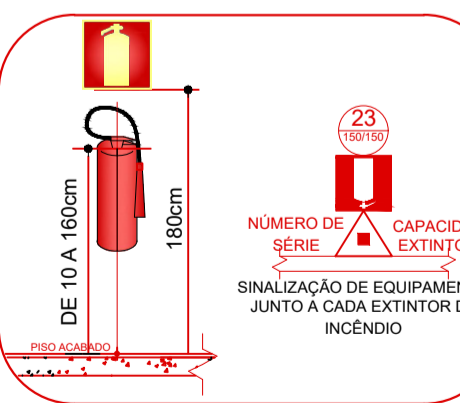

DETALHE EXTINTOR DE INCÊNDIO JUNTO A PAREDE

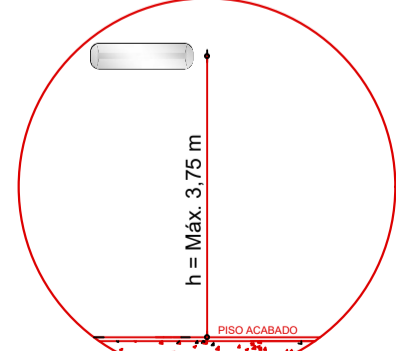

DETALHAMENTO PONTO DE ILUMINAÇÃO DE EMERGÊNCIA

NOTAS
- Foi prevista sinalização do tipo balizamento para o salão de festas, conforme solicitado pela nota 2 do item 7 da tabela 1 da RTT/2020.

SIMBOLOGIA / CONVENÇÕES

	BARRA DO TIPO ANTI-PÂNICO		01 (mm)	PROIBIDO FUMAR
	BATERIA PARA ILUMINAÇÃO DE EMERGÊNCIA		04 (mm)	PROIBIDO UTILIZAR O ELEVADOR EM CASO DE INCÊNDIO
	CENTRAL DE ILUMINAÇÃO DE EMERGÊNCIA		09 (mm)	CUIDADO, RISCO DE CHOQUE ELÉTRICO
	EXTINTOR PORTÁTIL AP		13 (mm)	INDICAÇÃO DO SENTIDO DE SAÍDA
	EXTINTOR PORTÁTIL CO2		16 (mm)	INDICAÇÃO DE ESCADA DE EMERGÊNCIA (SOBE)
	EXTINTOR PORTÁTIL PQS ABC		16 (mm)	INDICAÇÃO DE ESCADA DE EMERGÊNCIA (DESCE)
	EXTINTOR PORTÁTIL PQS BC		17 (mm)	INDICAÇÃO DA SAÍDA DE EMERGÊNCIA
	EXTINTOR PORTÁTIL COM CAIXA DE PROTEÇÃO EXTERNA		19 (mm)	INDICAÇÃO ALFA NUMÉRICA
	EXTINTOR PORTÁTIL COM SUPORTE DE PISO		23 (mm)	SINALIZAÇÃO DO EXTINTOR
	LUMINÁRIA DE EMERGÊNCIA		30 (mm)	INSTRUÇÕES PARA PORTA CORTA-FOGO
	LUMINÁRIA DE EMERGÊNCIA (FAROLETE)			INDICAÇÃO DA LOTAÇÃO MÁXIMA
	PONTO DE ILUMINAÇÃO DE EMERGÊNCIA TIPO BALIZAMENTO			SINALIZAÇÃO NO DEGRAU
	ROTA DE FUGA - DIREÇÃO A SEGUIR / ROTA DE FUGA - SAÍDA FINAL			REPRESENTAÇÃO DO MAIOR CAMINHO A PERCORRER

www.firehouse.com.br/firehouse@firehouse.com.br



Rua Rio Curuá, 115, Bairro Arroio da Manteiga – São Leopoldo / RS	
Razão Social	Residencial Reserva do Arvoredo Empreendimento Imobiliário SPE LTDA
Proprietário / Responsável pelo uso da edificação	Albert Koelln
Responsável Técnico	Engenheiro Civil César Augusto Guadagnin Ponciano
Assunto	PLANO DE PREVENÇÃO E PROTEÇÃO CONTRA INCÊNDIO
Especificação	PLANTA BAIXA SALÃO DE FESTAS
Endereço	Av. do Arvoredo, 51 - Santa Cruz, Gravataí/RS
Área	77,50 m ²
Escala	1/100
CREA - RS	240061
Desenho	Nicole Nunes
Data	Agosto/2021
Francha	P-2

Pág.:
Rubricas:
Resp. Téc.:
CBMRS:

Fone: (51) 3568.4763