



NOTA: A utilização deste projeto está condicionada ao contrato firmado com o cliente, não podendo ser utilizado para qualquer outro tipo de intervenção sem a expressa autorização dos autores. Lei nº 13.947/16 e nº 9.610/98, e crime previsto no código penal (Decreto Lei nº 2.846/40).

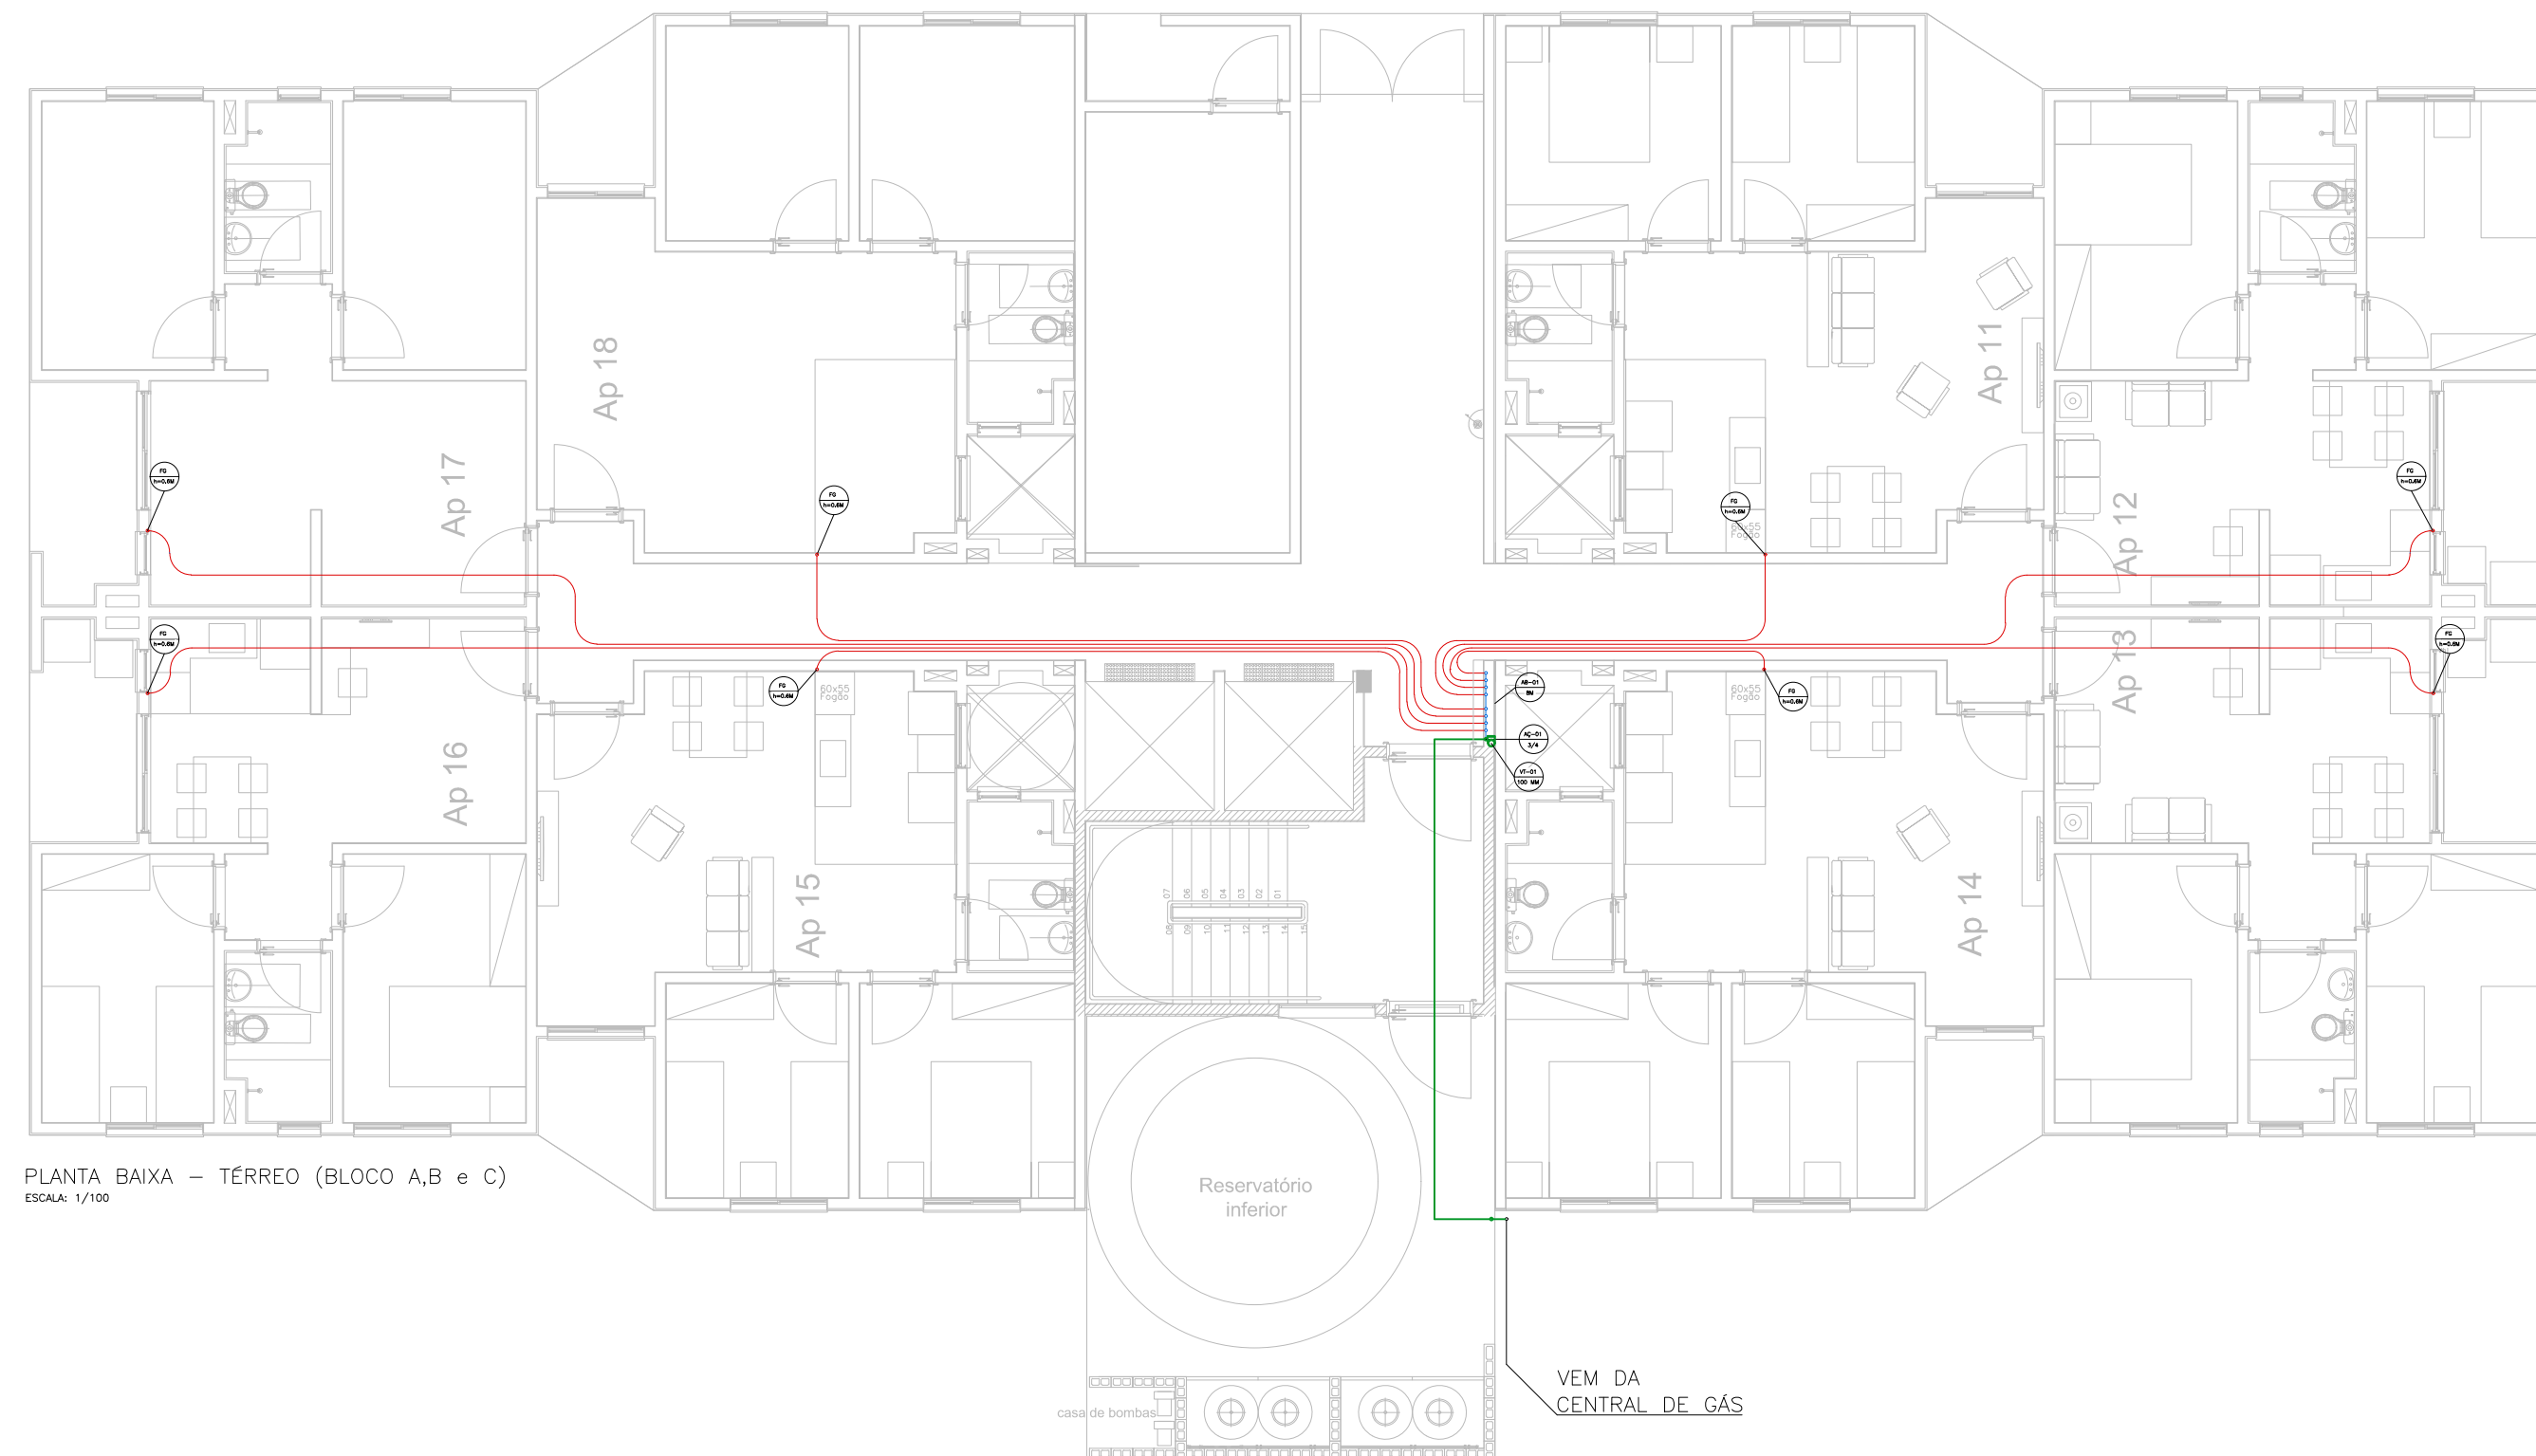

DETALHE 1 - ABRIGO DOS MEDIDORES (8 MEDIDORES) TÉRREO  
ESCALA: 1/25

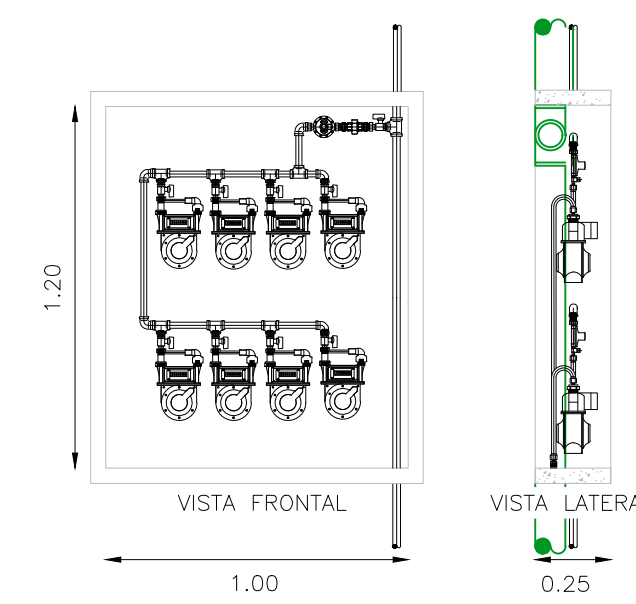


LEGENDA DE TUBOS	
COR	TUBULAÇÃO
Verde	TUBO MULTICAMADA 16 mm
Amarelo	TUBO MULTICAMADA 25 mm
Preto	TUBO AÇO Ø1/2
Verde	TUBO MULTICAMADA 32 mm

LEGENDA DE APARELHOS DE CONSUMO	
FG	FOGÃO

LEGENDA DE ABRIGOS DOS MEDIDORES	
AB-01	ABRIGO COM 8 MEDIDORES


LEGENDA DE PRUMADAS	
AÇ-XX	PRUMADA VERTICAL - AÇO Ø3/4
VT-XX	PRUMADA VENTILAÇÃO - PVC Ø100MM

DETALHE DO PONTO DE CONSUMO - FOGÃO - H= 0.2M

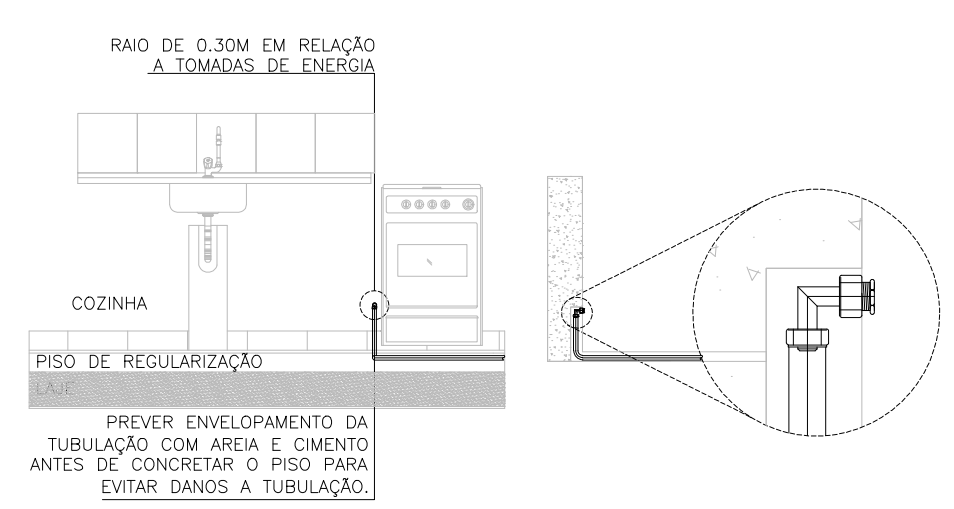

AFASTAMENTO MÍNIMO NA INSTALAÇÃO DE TUBOS		
TIPO	REDES EM PARALELO* mm	CRUZAMENTO DE REDES* mm
SISTEMAS ELÉTRICOS DE POTÊNCIA EM BAIXA TENSÃO ISOLADOS EM ELETRODUTOS NÃO METÁLICOS*	30	10 (COM ISOLANTE)
SISTEMAS ELÉTRICOS DE POTÊNCIA EM BAIXA TENSÃO ISOLADOS EM ELETRODUTOS METÁLICOS OU SEM ELETRODUTOS*	500	-
TUBULAÇÃO DE ÁGUA QUENTE E FRIA	30	10
TUBULAÇÃO DE VAPOR	50	10
CHAMINÉS	50	50
TUBULAÇÃO DE GÁS	10	10
TUBULAÇÕES (ÁGUAS PLUVIAIS E SANTÁRIAS)	50	10

\* CABOS TELEFÔNICOS, DE TV E DE TELECONTROLE NÃO SÃO CONSIDERADOS SISTEMAS DE POTÊNCIA.  
\* CONSIDERAR UM AFASTAMENTO SUFICIENTE PARA PERMITIR A MANUTENÇÃO.  
\* NESTES CASOS A INSTALAÇÃO ELÉTRICA DEVE SER PROTEGIDA POR ELETRODUTOS COM DISTÂNCIA DE 500 MM PARA CADA LADO E ATENDER À RECOMENDAÇÃO PARA SISTEMAS ELÉTRICOS DE POTÊNCIA EM ELETRODUTOS EM CRUZAMENTO.

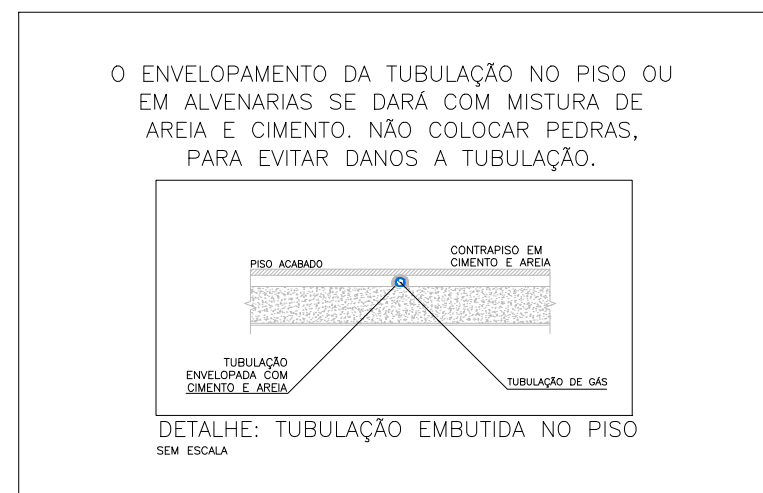

R.01: Alterada a altura do ponto de gás para 20cm

PROJETO/LOCAL:  
**PROJETO DE INSTALAÇÃO DA REDE DE DISTRIBUIÇÃO DE GÁS**  
CONDOMÍNIO RESIDENCIAL CAPRI  
AV. PICADA CAPIVARA, 30, CAMPINA, SÃO LEOPOLDO / RS

PROPRIETÁRIO: \_\_\_\_\_  
BALZA

PRCHA: A2 02/03

RESP. TÉCNICO: \_\_\_\_\_  
ESCALA: INDICADA NO PROJETO

RESP. EXECUTIVO: SEBASTIÃO DE OLIVEIRA  
PROJETISTA: EDUARDO RAMOS  
REVISÃO: 01  
DATA: AGOSTO 2022

ESPECIFICAÇÃO:  
- PLANTA BAIXA TÉRREO (TORRE A ao C)  
- ABRIGO DOS MEDIDORES  
- PONTOS DE CONSUMO

SOLUTION INSTALAÇÕES E COMÉRCIO DE PEÇAS LTDA. - RUA MARQUES DO HERVAL, N° 55, BAIRRO MARECHAL RONDON, CANDAS/RS.  
CEP: 92020-400 FONE: (51) 3031-3945 / (51) 99350-4509 E-MAIL: SO@SOLUTIONRS.COM.BR / ERS@SOLUTIONRS.COM.BR

